
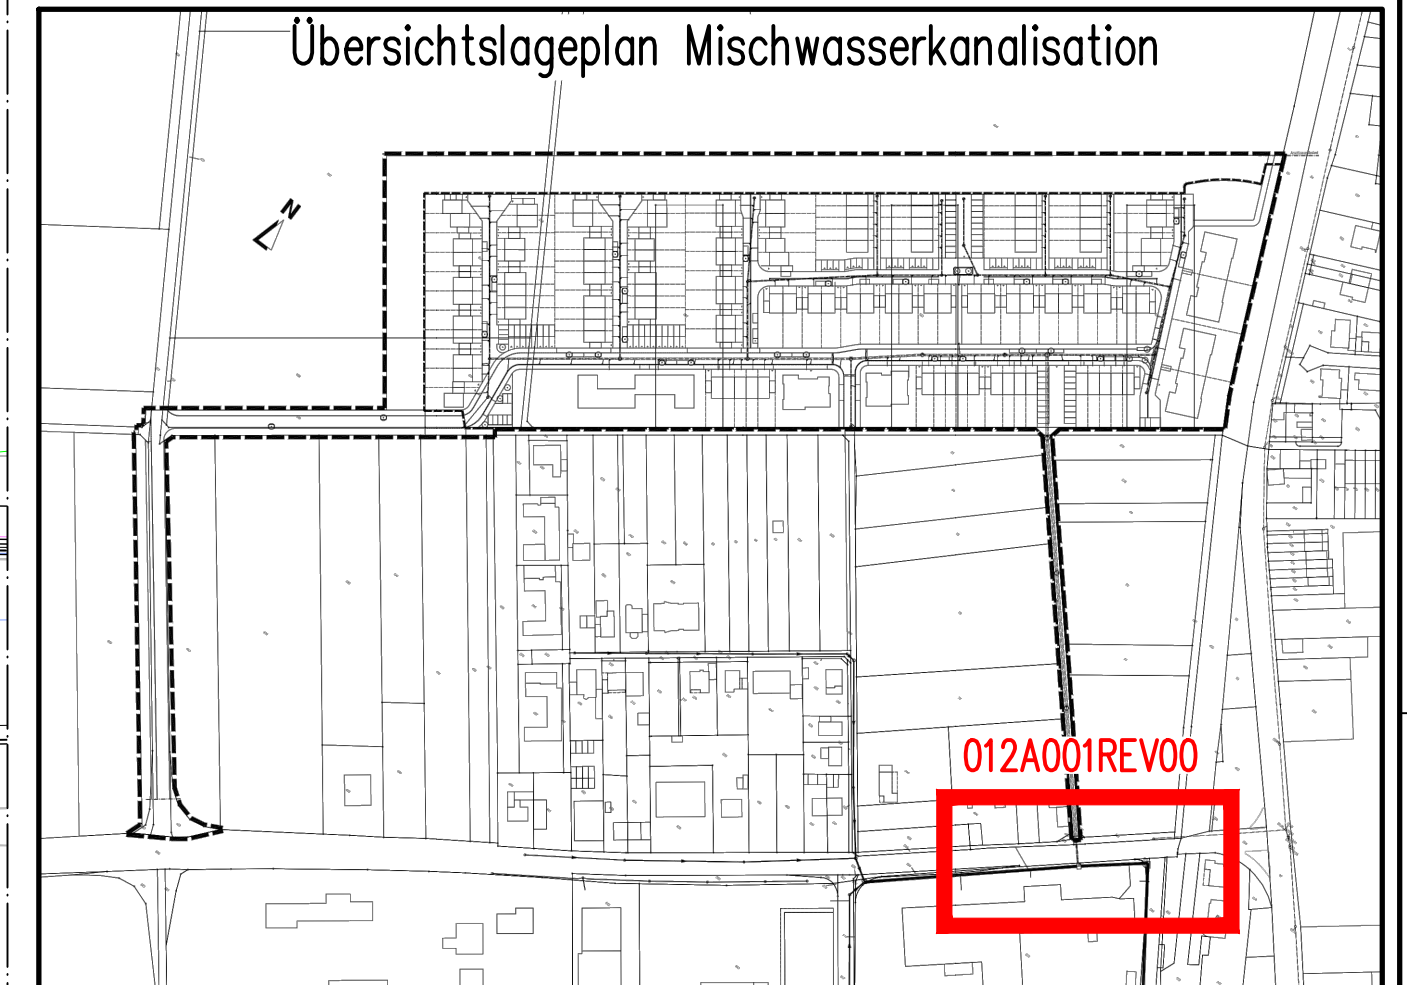


Detallageplan Pilotrohrvortrieb Querung Roisdorfer Straße/ L 118

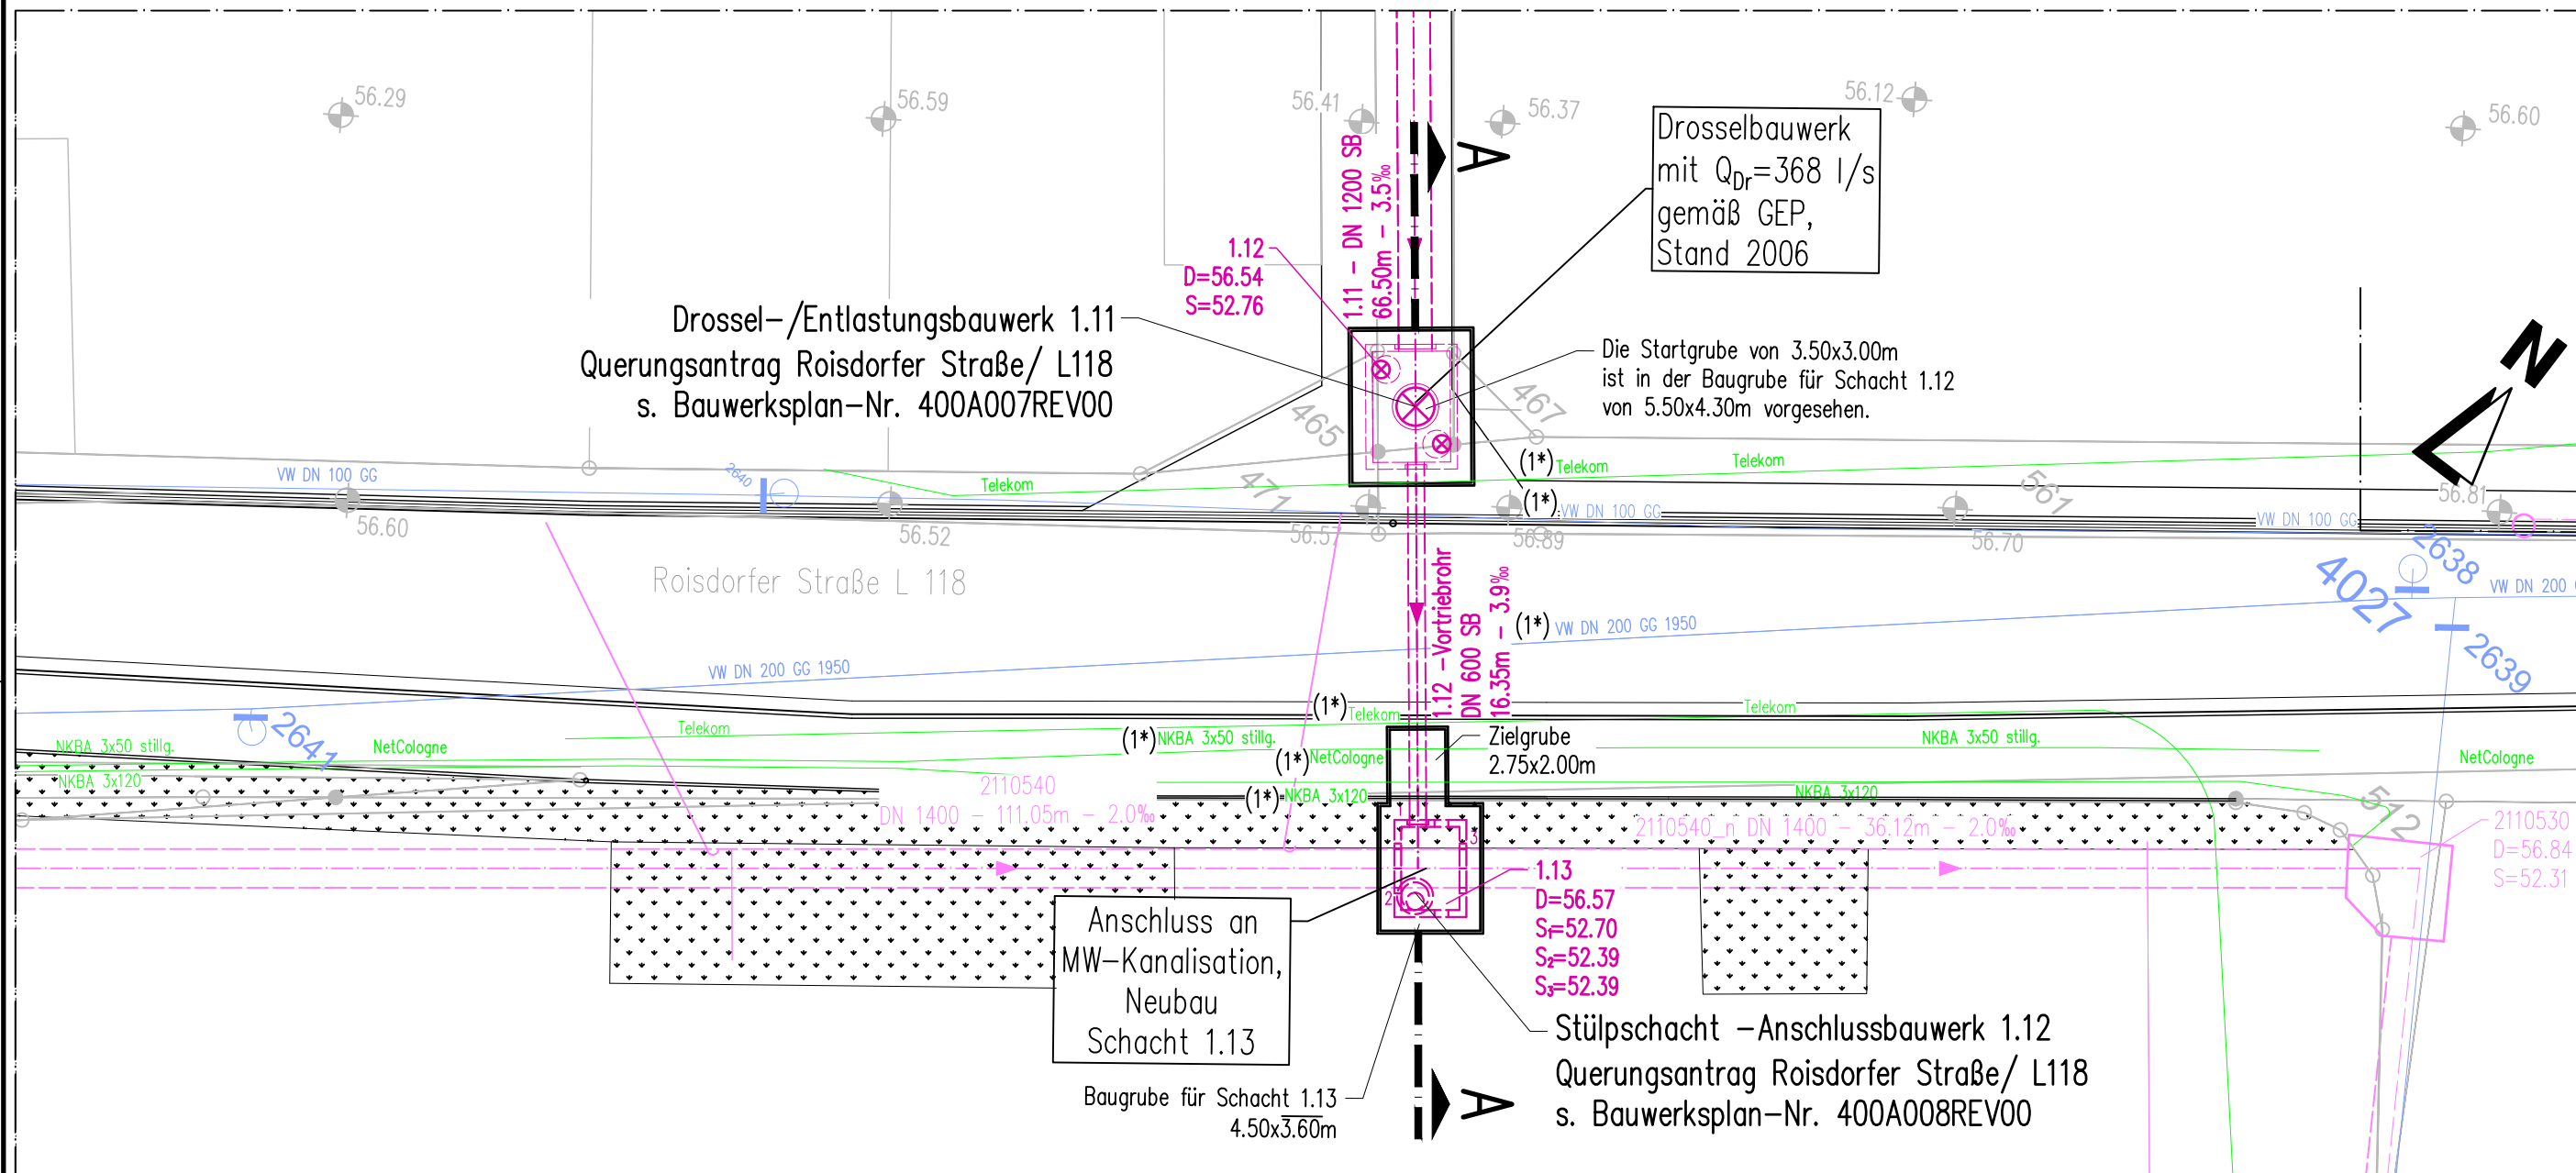

Legende

Bestand

	Mischwasserkanal mit Haltungs- / Schachtbezeichnung
	Wasserleitung
	Schieber
	Hydrant
	Telekom
	NetCologne
	RheinEnergie AG (AL 70/25, AL 50/25, NKBA 3x120 und NKBA 3x50 stillg.)
	Grünfläche

Planung

	Mischwasserkanal mit Haltungsbezeichnung
	Mischwasserkanal mit Haltungsbezeichnung
	Schachtgröße
	Schachtdeckelhöhe
	Rohrleitungssohlenangaben
	Schachttiefe in Meter
	Höhenlage Vor-Ort überprüfen

Rev.	Datum	geändert von	geprüft von	Änderungen
Amand GmbH & Co. Bornheim - Hersel KG				
Borsigstraße 6-8 40880 Ratingen www.amand.de				
Telefon: 02102 / 9286 - 0 Telefax: 02102 / 9286 - 369 e-mail: projekte@amand.de				
Beratungsgesellschaft für kommunale Infrastruktur mbH				
Jülicher Straße 318-320 52070 Aachen www.bki-aachen.de				
Telefon: 0241 / 56 81 70 Telefax: 0241 / 16 34 35 e-mail: info@bki-aachen.de				
HPC DAS INGENIEURUNTERNEHMEN Für die Umwelt. Für die Menschen.				
52070 Aachen, Germany Jülicher Str. 318-320 Telefon: +49 241 18273-0 Telefax: +49 241 18273-49 Homepage: http://www.hpc.ag E-Mail: aachen@hpc.ag				
Bauherr: Amand GmbH & Co. Bornheim - Hersel KG				Plan-Nr.: 012A001REV00
Projekt: Bornheim - Hersel He31				Maßstab: 1: 250
Benennung: Detallageplan Pilotrohrvortrieb Querung Roisdorfer Straße/ L118				Phase: Ausführungsplanung
Aachen, im Dezember 2019 i. A.				Blattgr.: A2
Dipl.-Ing. Stefan Raskin HPC-AG, Niederlassung Aachen				Gez.: HOH
Amand GmbH & Co. Bornheim - Hersel KG				Gepr.: STDE
Diese Zeichnung ist urheberrechtlich geschützt. Eine unerlaubte Vervielfältigung sowie Weitergabe an Dritte verpflichtet zum Schadensersatz und kann strafrechtliche Folgen haben.				Datum: 12.12.2019
				Prj.-Nr.: 2153866